


# Květov k.ú. Květov

Stávající střešní, vzpěra a pojistková skříň na č.p.1 budou zdemontovány. Postaví se nový sloup E01, na něj se přemístí stávající vedení AIFe 3x70+50 a umístí se zde nová skříň N01 SP100. Ze sloupu bude svodem veden nový kabel NAYY 4x25 do skříň. Majitel si na vlastní náklady zajistí HDV a elektroměrový rozvaděč. Sloup bude šedý, betonový, výška 7m - 8,5m podle výšky stávajícího vedení, skříň SP100 325x290x120mm, šedá plastová.

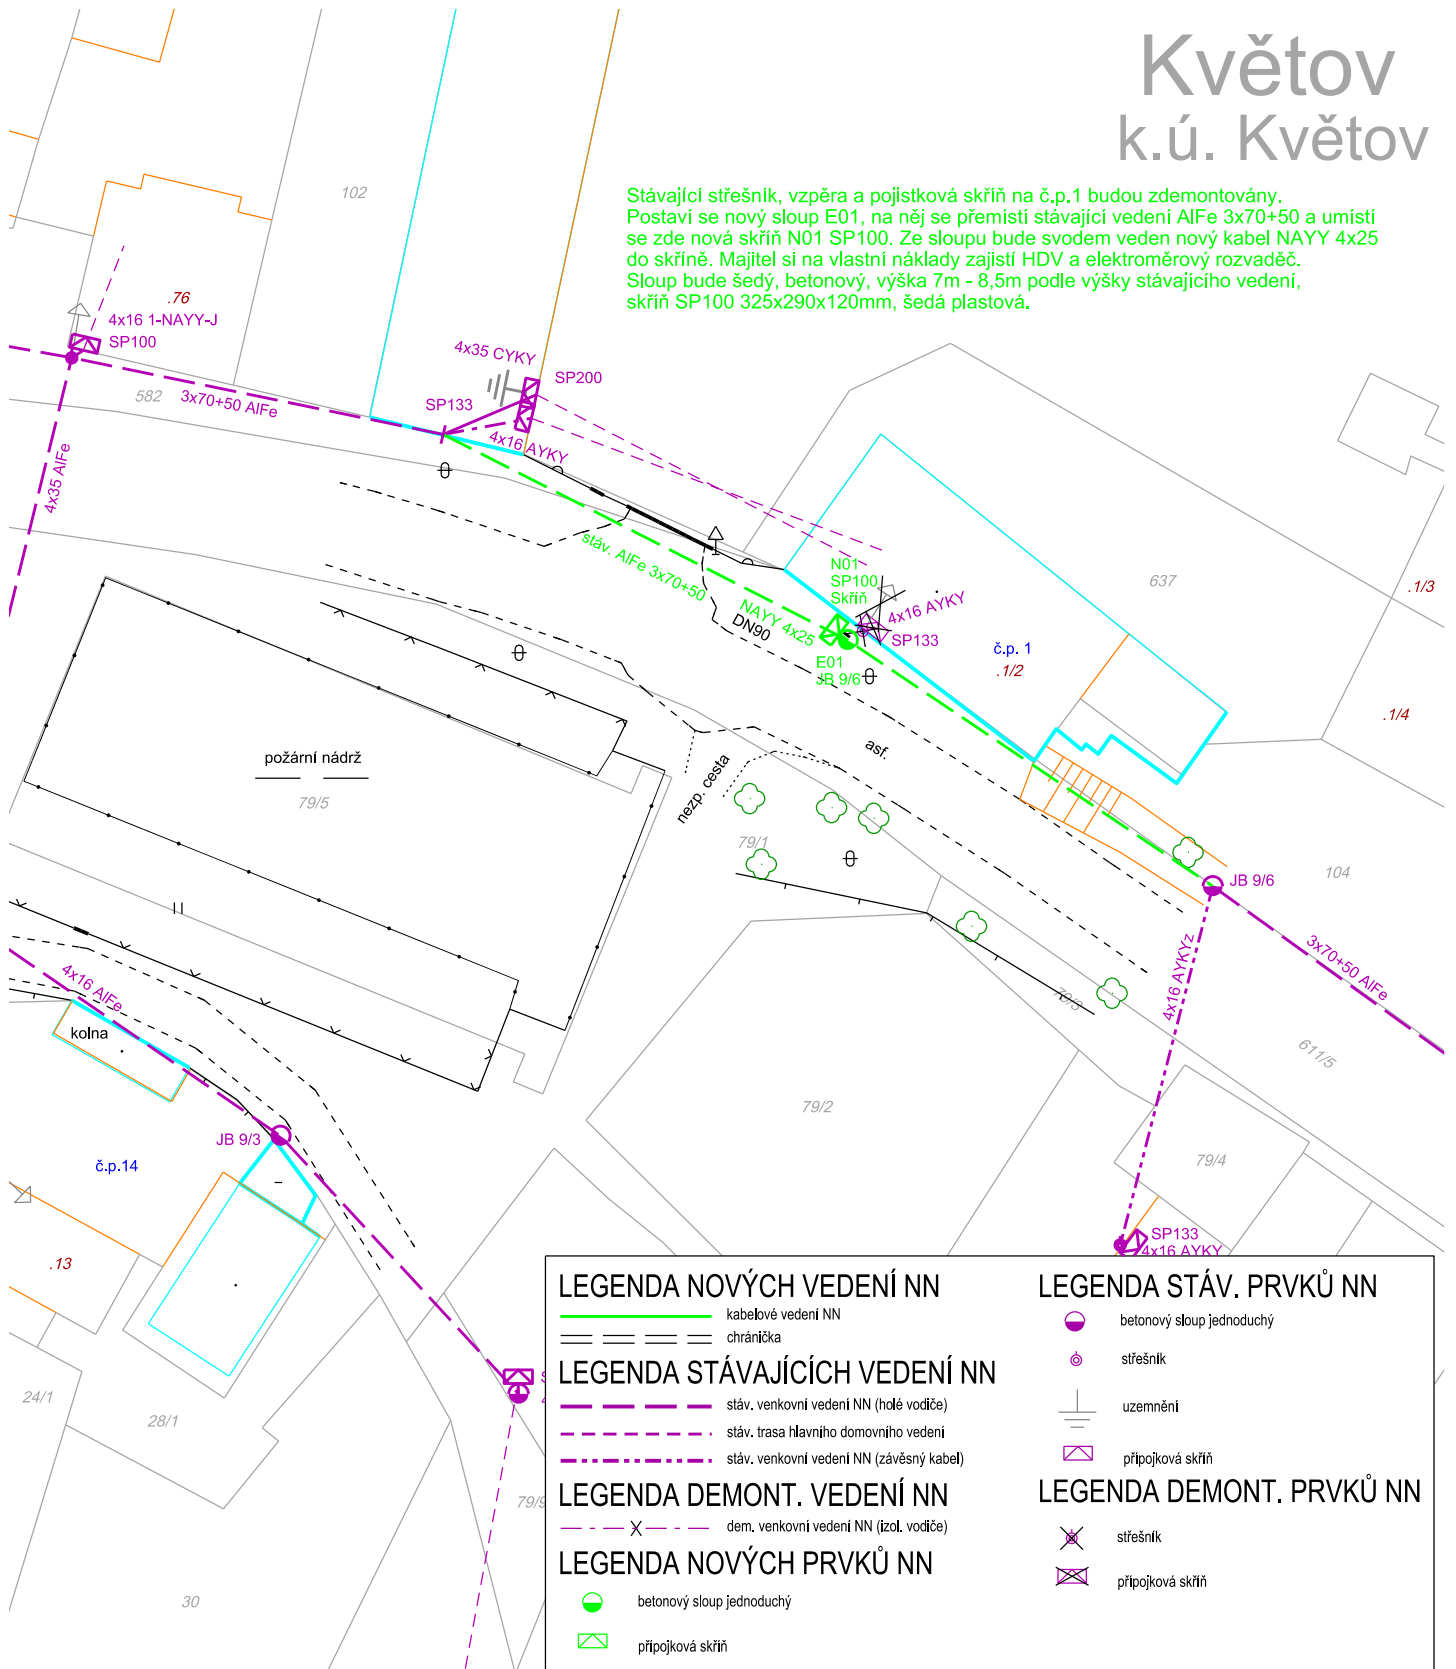

## LEGENDA NOVÝCH VEDENÍ NN

— kabelové vedení NN

— chránička

## LEGENDA STÁVAJÍCÍCH VEDENÍ NN

- - - stáv. venkovní vedení NN (holé vodiče)

- - - stáv. trasa hlavního domovního vedení

- - - stáv. venkovní vedení NN (závěsný kabel)

## LEGENDA DEMONT. VEDENÍ NN

- - - dem. venkovní vedení NN (izol. vodiče)

## LEGENDA NOVÝCH PRVKŮ NN

● betonový sloup jednoduchý

⊠ přípojková skříň

## LEGENDA STÁV. PRVKŮ NN

● betonový sloup jednoduchý

⊙ střešní

⊥ uzemnění

⊠ přípojková skříň

## LEGENDA DEMONT. PRVKŮ NN

⊙ střešní

⊠ přípojková skříň

Vypracoval:	Klika	Zodp. projektant:	Krejčí
Stupeň PD	DŮR	Autorizace č.:	0013280
Místo stavby:	Květov	Kraj:	Jihočeský
Investor:	EG.D, a.s.		



**EM**

ELEKTROMONTÁŽE  
MILEVSKO S.R.O.

IČO: 02030365  
DIČ: CZ02030365

Název stavby:  Květov č.p.1, p.Bambuškár úprava VNN	Číslo stavby:	1040025133_V1_PD
	Název souboru:	
	Datum:	2023-09-25
	Formát výkresu:	A4
Obsah výkresu: Situace projektovaného vedení NN	Měřítko: 1 : 500	Číslo výkresu: D1_1